



給水管布設工 S=1:100(200)
(φ50mm)

横断図

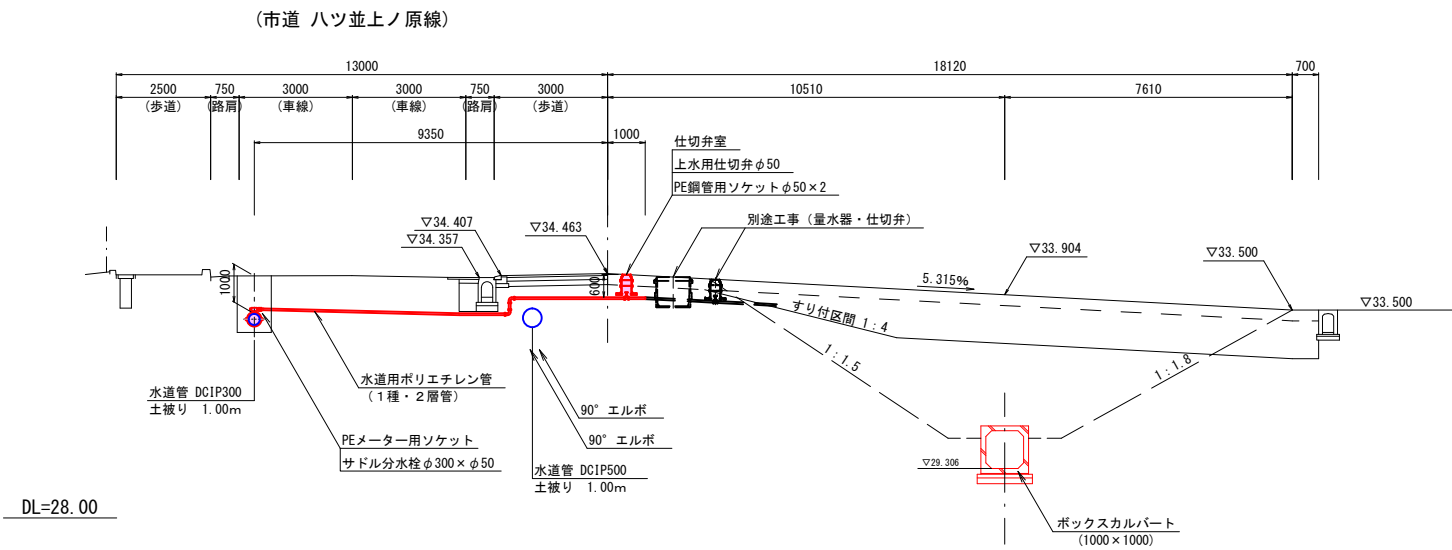


DL=28.00

平面図

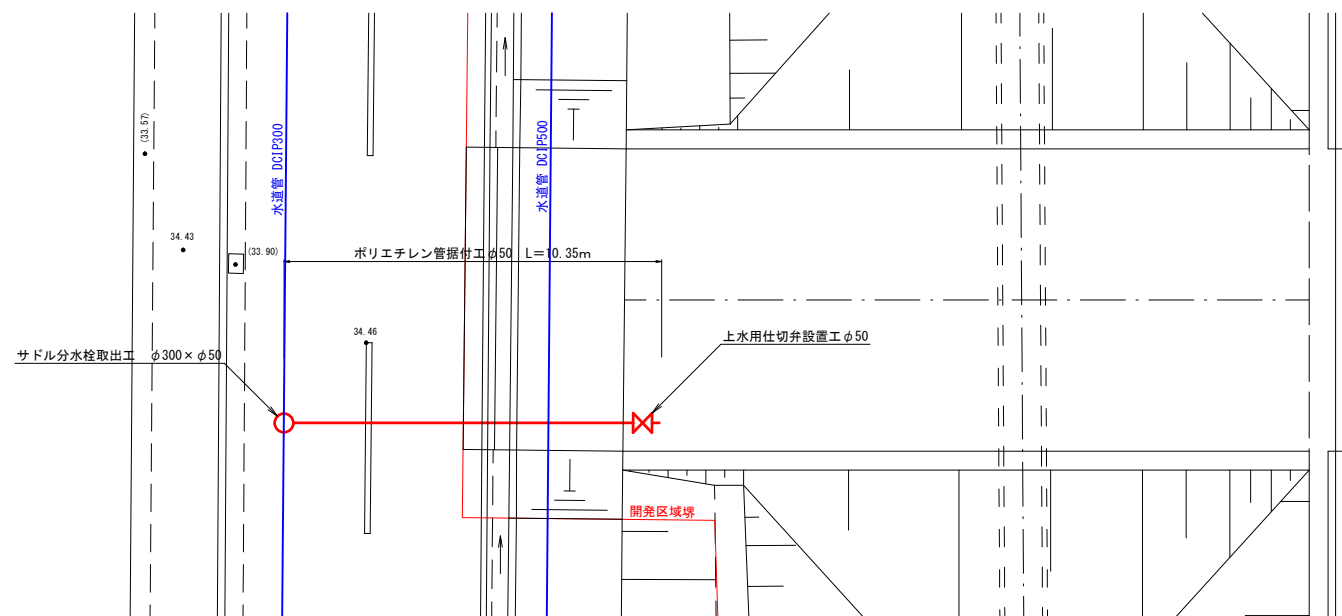

弁室組合せ図 S=1:10(20)
(参考図)

仕切弁室 (D=0.60m)
PE φ50

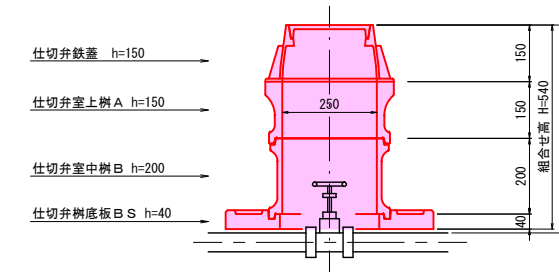

工事名	永添用地造成工事		
図面名称	給水管布設工・弁室組合せ図		
縮尺	S=図示	図面番号	25
申請者			
設計者			